


ANEXO VII

ACOMETIDA RED ALUMBRADO

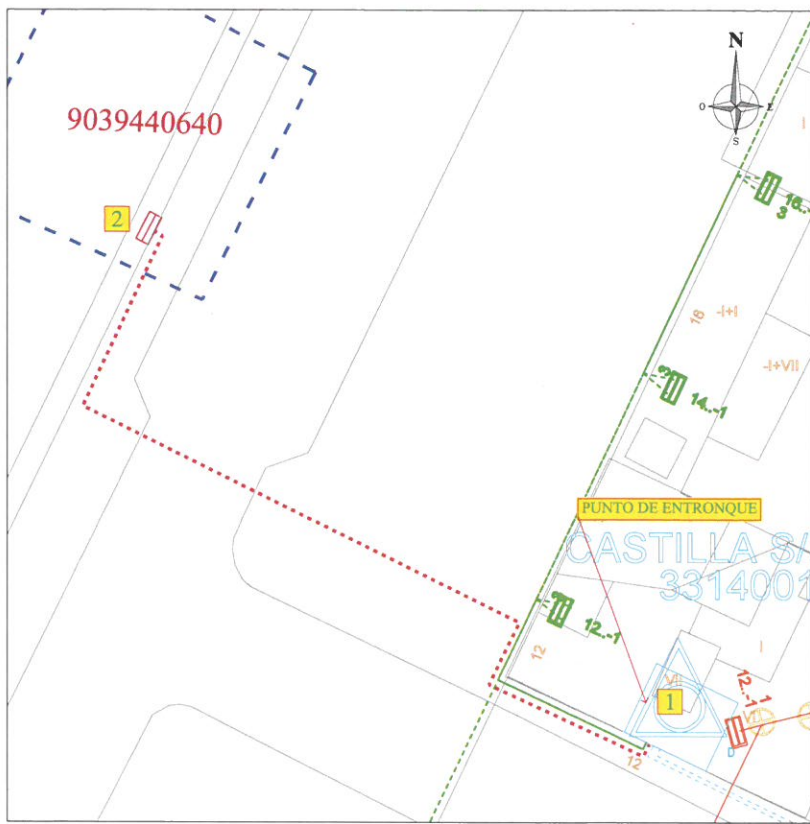


ENTRONQUE EN CT + EXTENSION LSBT

UNIFILAR BT
VISADO 26/03/21
12545 SERGIO VILLA ARENERE
CENTRO TRANSFORMACION
CASTILLA S/N-ESQ.D
SALIDA 6 CBT 1:1

E:21-01477-700 P:2 de 2 D: 21-0003584-008-05768

Documentación sometida a visado conforme al Art.5 de la Ley 25/2009 y al RD 1000/2010 sobre visado colegial

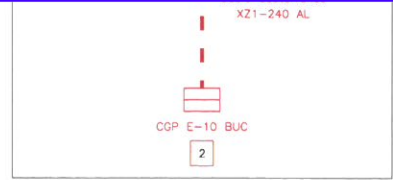

OBRA A REALIZAR

ENTRONQUE (a realizar por I-DE)
 1.- Realizar conexión de la nueva LSBT en punto 1.
 REFUERZO (a realizar por I-DE)
 2.- Realizar nueva LSBT desde punto 1 a punto 2, cable tipo XZ1-240 AL.

A REALIZAR POR EL SOLICITANTE
 3.- Instalar nueva CGP E-10 con libre acceso, y módulo para medida directa.

Escala 1:250

LEYENDA

CENTRO DE TRANSFORMACION IBERDROLA CENTRO DE TRANSFORMACION DE CLIENTE	ARQUETA EXISTENTE ARQUETA PROYECTADA TUBO LIBRE TUBO OCUPADO MT TUBO OCUPADO BT	LINEA AEREA BAJA TENSION EXISTENTE LINEA AEREA BAJA TENSION A DESMONTAR LINEA SUBTERRANEA BAJA TENSION EXISTENTE LINEA SUBTERRANEA BAJA TENSION A DESMONTAR LINEA BAJA TENSION SUBT. PROYECTADA LINEA BAJA TENSION AEREA PROYECTADA CAJA DE PROTECCION O CPW EXISTENTE CAJA DE PROTECCION O CPW PROYECTADA EMPALME P.A.S.	APOYO MAIORA EXISTENTE APOYO HORMIGON EXISTENTE APOYO CHAPA EXISTENTE APOYO CELOSIA EXISTENTE APOYO HORMIGON PROYECTADO APOYO CHAPA PROYECTADO APOYO CELOSIA PROYECTADO PARCELA DE ACTUACION
---	---	--	---

Fecha 17/11/20 Preparado Hemag PLANO 9039440640-01

SUMINISTRO ALUMBRADO PUBLICO
 C/ DOLORES IBARRURI, 1-BIS
 MISLATA-VALENCIA
 6,928 KW 3x400/230 V



04401 20201118